


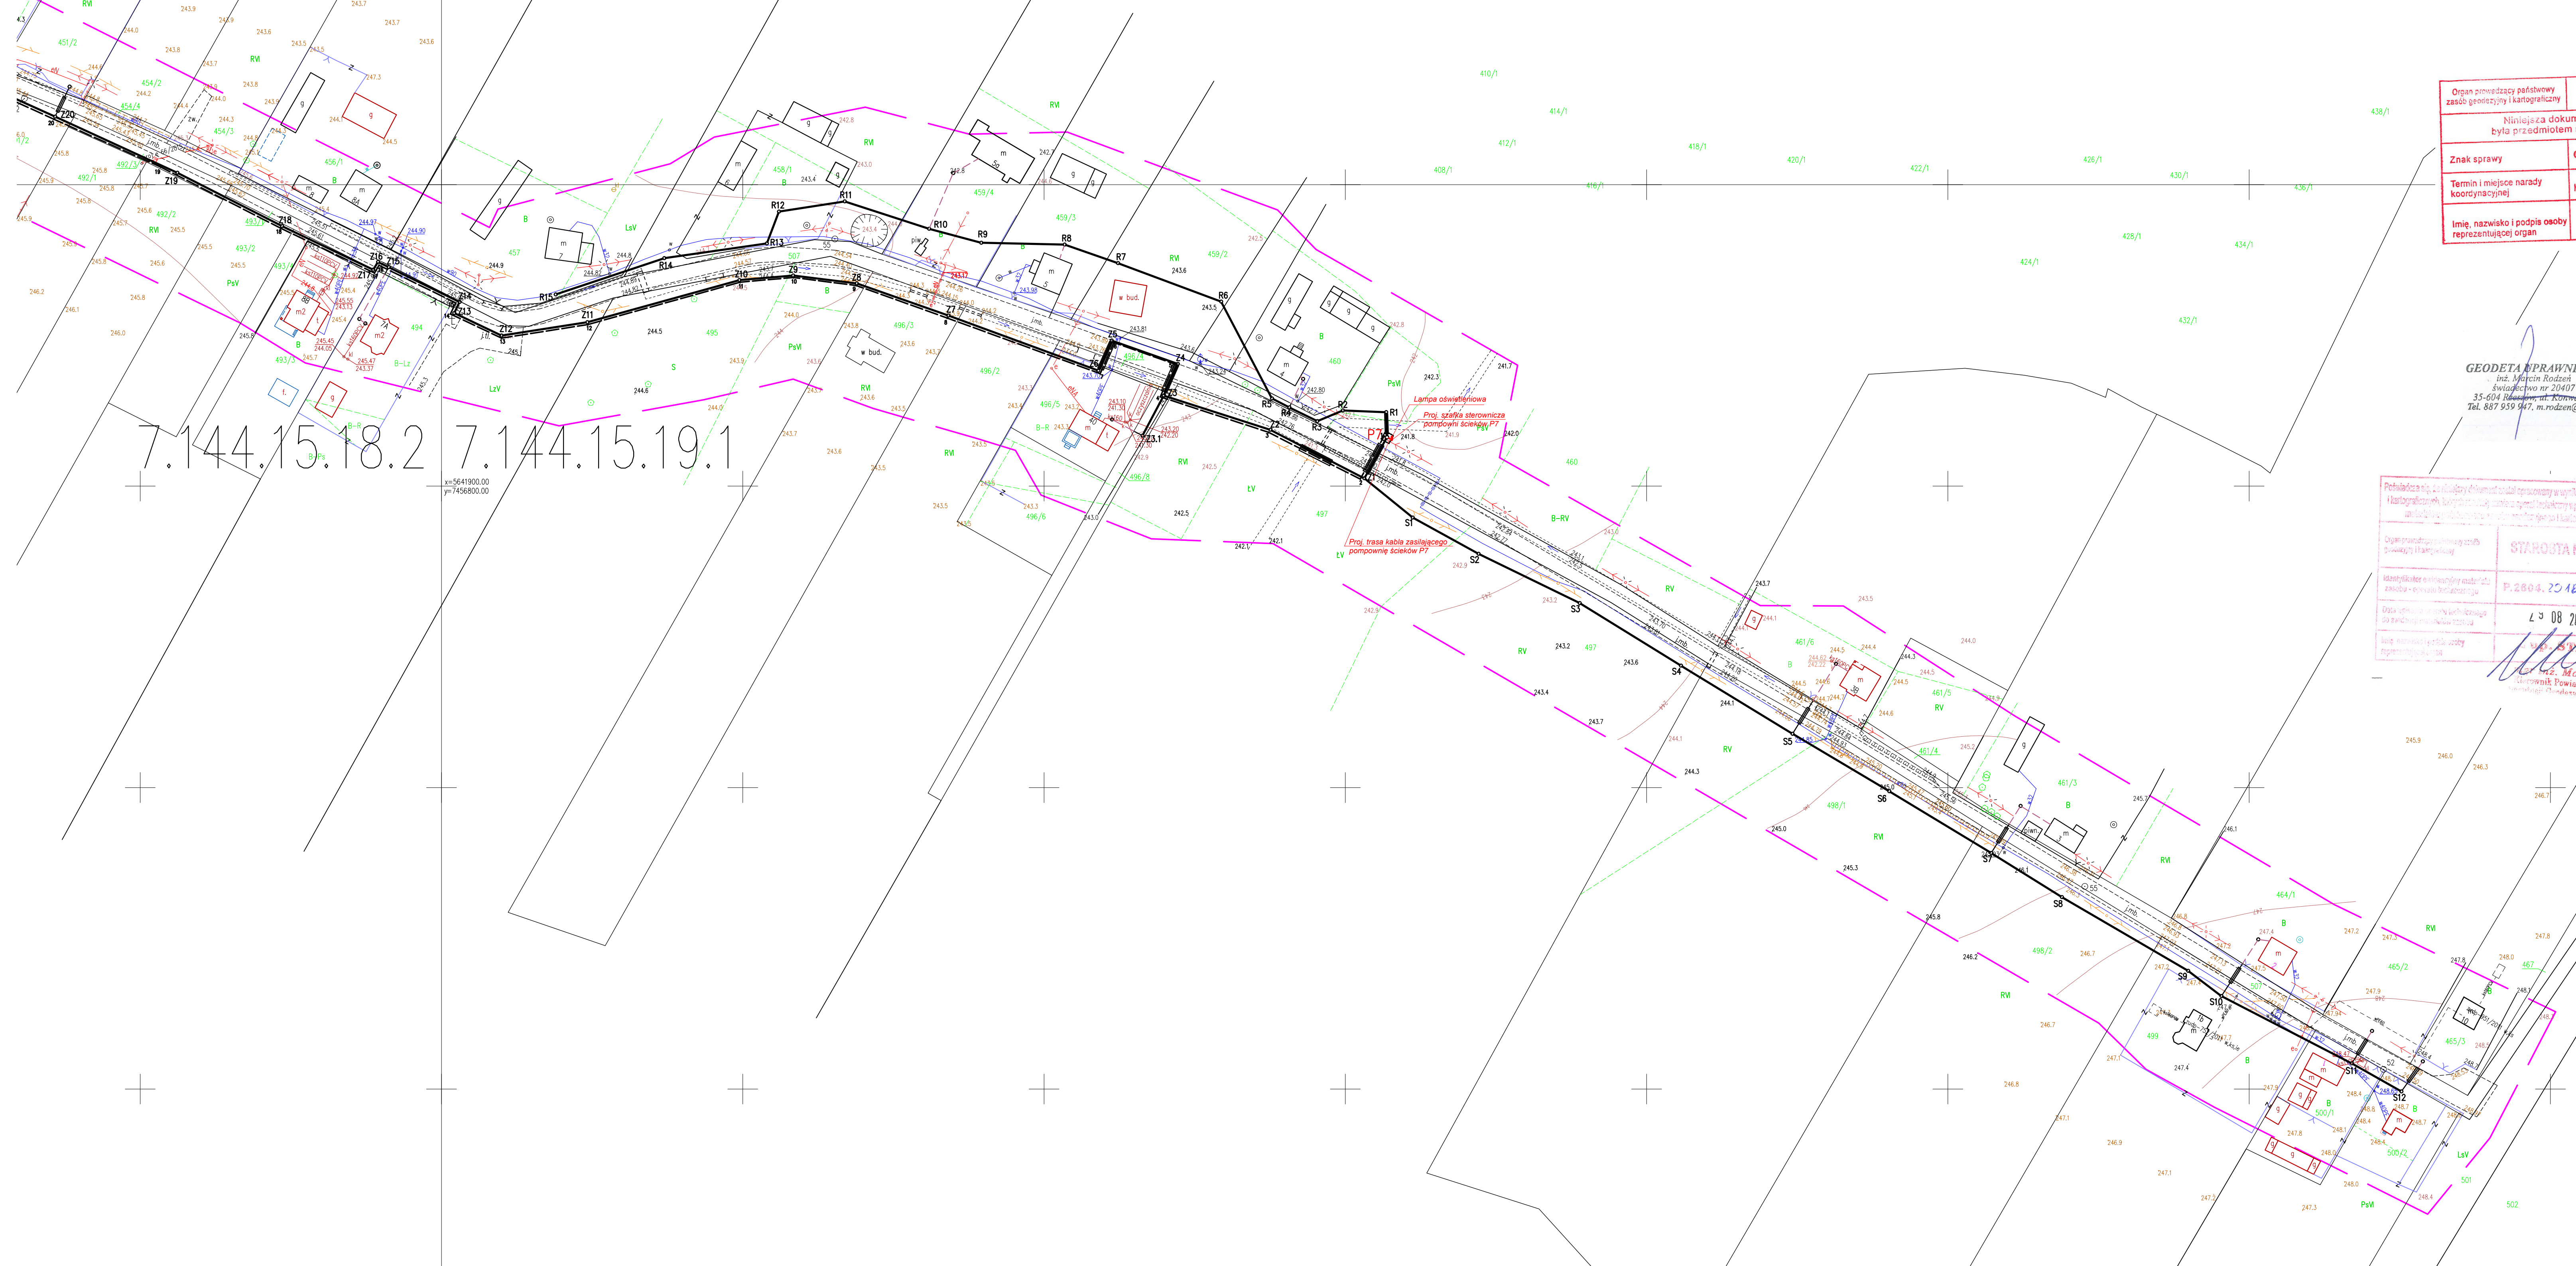

Organ prowadzący państwowy zespół geodezyjny i kartograficzny	STAROSTA KIELECKI
Niniejsza dokumentacja projektowa była przedmiotem narady koordynacyjnej	
Znak sprawy	GN-III.6630. 674. 2D16
Termin i miejsce narady koordynacyjnej	Kielce, dnia: 28 MAR 2016
Imię, nazwisko i podpis osoby reprezentującej organ	Z up. Starosty INSPEKTOR [Podpis]

GEODETA RP PRAWNIONY
inż. Marcin Rodzeń
Świadczenie nr 20407
35-604 Rzeszów, ul. Konwali 6
Tel. 887 959 947, m.rodzen@o2.pl

Wykonawca:
WEKTOR Marcin Rodzeń
35-604 Rzeszów
ul. Konwali 6
Regon 180393451
NIP: 813-326-00-69
Tel: +48 887 959 947
wektor@geodezja.pl
wektorres@o2.pl



Polewając się, że niniejszy dokument został opracowany w wyniku prac geodezyjnych i kartograficznych, które zostały wykonane zgodnie z obowiązującymi przepisami i standardami, a także że niniejsza dokumentacja jest zgodna z rzeczywistością i nie zawiera błędów, które mogłyby wpłynąć na jej użyteczność.

Organ prowadzący państwowy zespół geodezyjny i kartograficzny	STAROSTA KIELECKI
Identyfikator oświadczenia	P.2604.25.16.4492
Data uchwalenia oświadczenia	28.08.2016
Imię, nazwisko i podpis osoby reprezentującej organ	Z up. Starosty [Podpis] Marcin Korba inżynier Powiatowego Ośrodka Kartografii i Geodezji

MAPA DO CELÓW PROJEKTOWYCH
Skala: 1:1000
Nazwa miejscowości: Korczyn, Małogoskie, Ruda Strawczyńska
Identyfikator i nazwa jednostki ewidencyjnej: 260418.2 - Strawczyn
Identyfikator i nazwa obrębu ewidencyjnego: 0003 - Korczyn
0005 - Małogoskie, 0010 - Ruda Strawczyńska
Numer zgłoszenia pracy geodezyjnej: GN-III.6640.1455.2016
Opracowano na podstawie licencji: GN-III.6640.1455.2016_2604_K05
Układ współrzędnych płaskich prostokątnych: 2000/7
Układ wysokości: Kruszyński 86
Mapa aktualna na dzień 28.07.2016 r.
w zakresie oznaczonym linią przerywaną
Informacja o służebnościach gruntowych: nie badano

- OZNACZENIA :
- projektowana sieć kanalizacji sanitarnej - rurociąg Ø 315, Ø 200 mm
 - projektowana sieć kanalizacji sanitarnej - rurociąg Ø 160 mm
 - projektowana sieć kanalizacji sanitarnej - rurociąg tłoczny
 - - - projektowany przyłącz Ø 160 mm - realizowany przez właściciela posesji wg oddzielnego opracowania, nie objęty wnioskiem o pozwolenie na budowę
 - projektowana studzienka kanalizacyjna
 - projektowana rura ochronna
 - PS — projektowana przepompownia ścieków
 - zakres aktualizacji mapy

Temat: Kanalizacja sanitarna w gminie Strawczyn		Nr rys.: 12	
Opis: Projekt budowlany kanalizacji sanitarnej w msc. Korczyn, Akwizgran, Małogoskie gmina Strawczyn		Skala: 1:1000	
Projekt zagospodarowania terenu cz. 11		Branża: Technologia	
PROJEKTOWAŁ:	inż. Waldemar Kubik	Data opracowania: 01.2017	Stadium: PB
OPRACOWAŁ:	mgr inż. Radosław Siłwa		
OPRACOWAŁ:	mgr inż. Marcin Włodarz		
SPRAWDZIŁ:	mgr inż. Andrzej Cieślak		
Pracownia Projektowa PROWODKAN ul. Józefa Sarego 25/4 , 31-047 Kraków			
tel.784-556-721		NIP: 676-115-93-26	